


План 1 этажа на отм. 0.000

Экспликация помещений 1 этажа

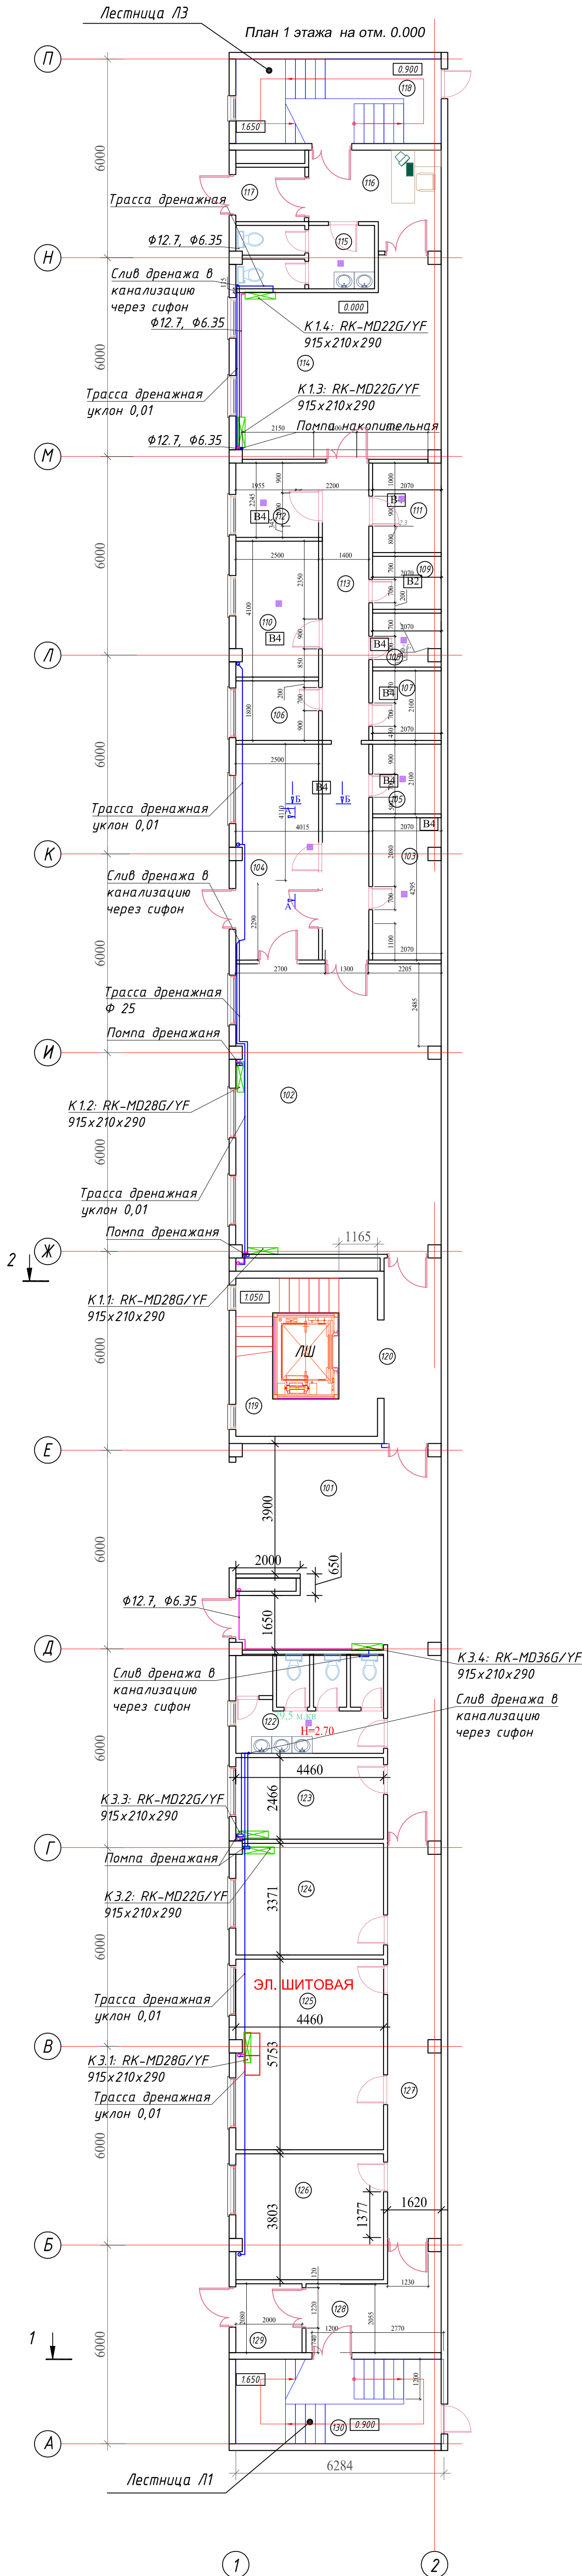

Примечание:

- предусмотреть люки для сервисного обслуживания помпы размером 200x200;
- слив дренажа в канализацию выполнить через сифон (гидрозатвор);
- крепление трассы от внутренних блоков до внешнего блока выполнить перфорентой по потолку, без провисания (шаг крепления 0.7 - 0.8 м);
- место установки внутреннего блока уточнить при монтаже;
- прокладку дренажного трубопровода выполнить с уклоном 0.01;
- фреоновые трассы проложить в изоляции;

Илл. № подл. Подл. и дата. Взам. инв. №

Изм.	Кол.уч.	Лист	№ док.	Подп.	Дата	Административно-бытовой комплекс	Стадия	Лист	Листов
Разраб.							РД		
Пров.									
Т. контр.									
Н. контр.						План 1-го этажа. Кондиционирование.	ООО "СпецКлимат"		
Утв.									


План 2 этажа

Экспликация помещений 2,3,4 этажа

№ п/п	Наименование помещения	площадь кв.м	категория
1	лифтовый холл	11,8	
2	коридор	28,7	
3	кабинет	26	
4	кабинет	25,4	
5	кабинет	22,8	
6	туалет	16,5	
7	коридор	42,8	
8	кабинет	20	
9	кабинет	25	
10	кабинет	25	
11	кабинет	13,6	
12	душевые	13,2	
13	бытовые помещения на 35 человек	62,7	
14	туалет	7,8	
15	комната уборочного инвентаря	1,2	
16	лестница Л3	17,7	
17	лестница Л2	9,5	
18	лестница Л3	17	
ИТОГО площадь типового этажа		398	

Примечание:


- слив дренажа в канализацию выполнить через сифон (гидрозатвор);
- место установки внутреннего блока уточнить при монтаже;
- прокладку дренажного трубопровода выполнить с уклоном 0.01;
- фреоновые трассы проложить в изоляции;

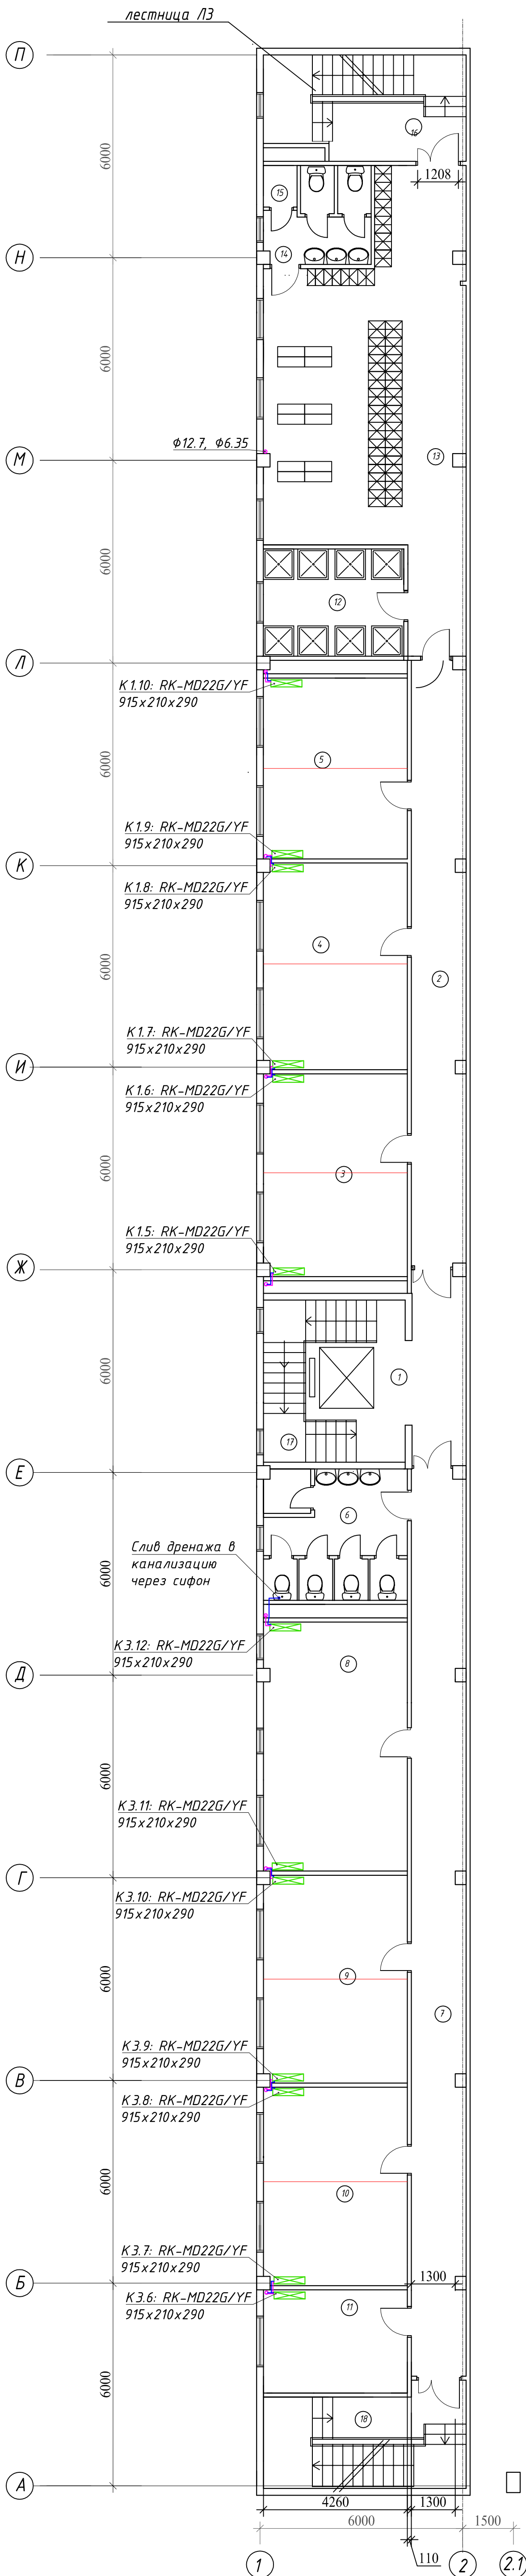

Изм.	Кол.уч.	Лист	№ док.	Подп.	Дата	Административно-бытовой комплекс		
Разраб.						РД		
Пров.						000 "СпецКлимат"		
Т. контр.								
Н. контр.								
Утв.								

Изм. № подл.	Подп. и дата	Взам. инв. №

План 3 этажа

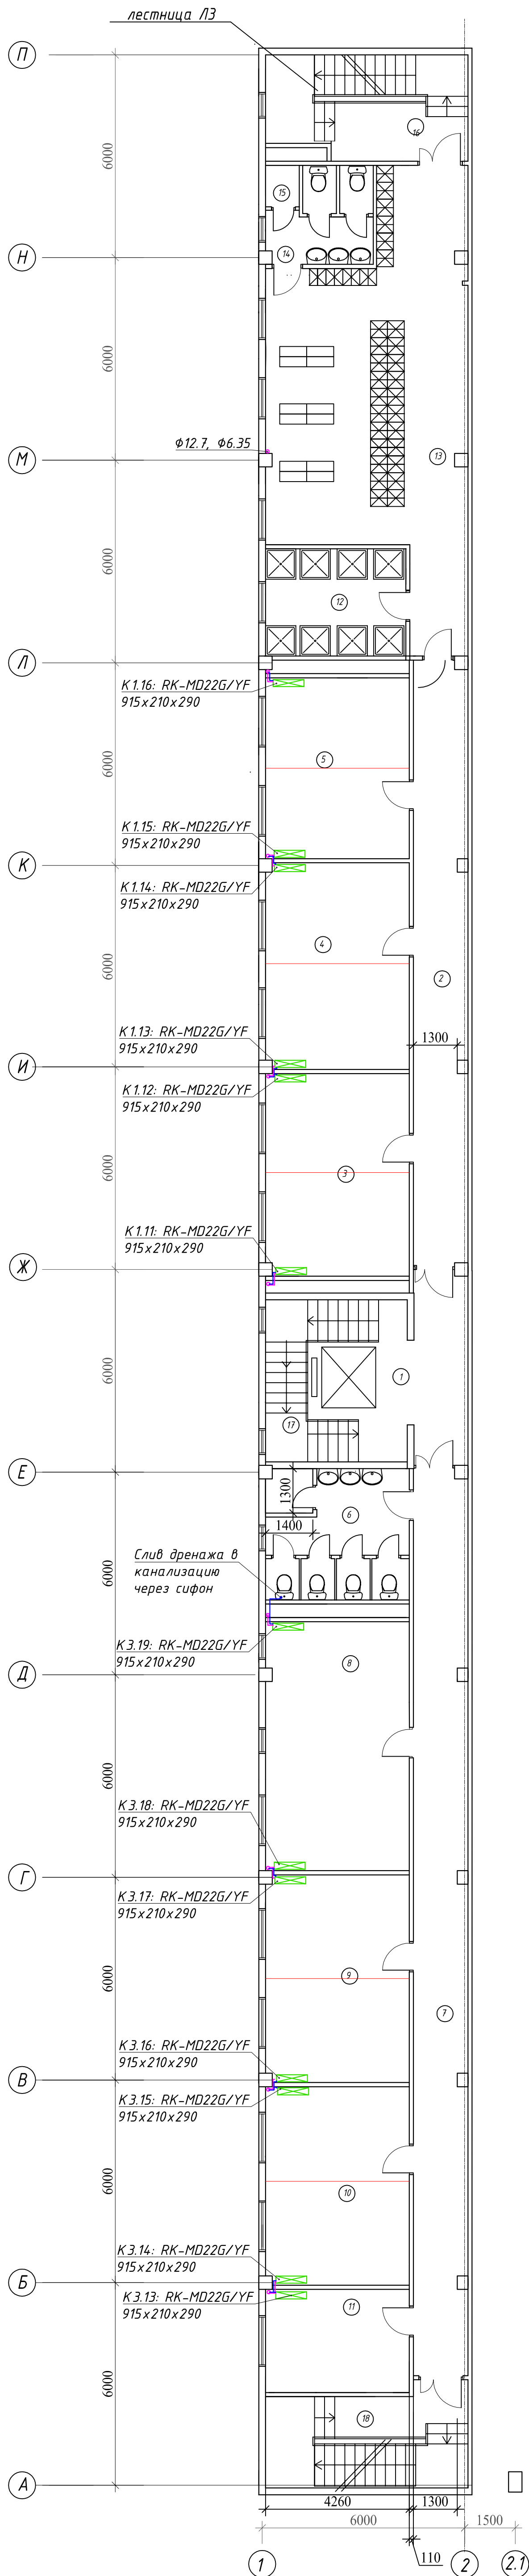

Экспликация помещений 2,3,4 этажа

№ п/п	Наименование помещения	площадь кв.м	категория
1	лифтовый холл	11,8	
2	коридор	28,7	
3	кабинет	26	
4	кабинет	25,4	
5	кабинет	22,8	
6	туалет	16,5	
7	коридор	42,8	
8	кабинет	20	
9	кабинет	25	
10	кабинет	25	
11	кабинет	13,6	
12	душевые	13,2	
13	бытовые помещения на 35 человек	62,7	
14	туалет	7,8	
15	комната уборочного инвентаря	1,2	
16	лестница Л3	17,7	
17	лестница Л2	9,5	
18	лестница Л3	17	
	ИТОГО площадь типового этажа	398	


Примечание:

- слив дренажа в канализацию выполнить через сифон (гидрозатвор);
- место установки внутреннего блока уточнить при монтаже;
- прокладку дренажного трубопровода выполнить с уклоном 0.01;
- фреоновые трассы проложить в изоляции;

Изм. № подл. Подп. и дата. Взам. инв. №

Изм.	Кол.уч.	Лист	№ док.	Подп.	Дата	Административно-бытовой комплекс		
Разраб.						РД		
Пров.								
Т. контр.								
Н. контр.								
Утв.								
План 3-го этажа. Кондиционирование.						ООО "СпецКлимат"		

План 5 этажа

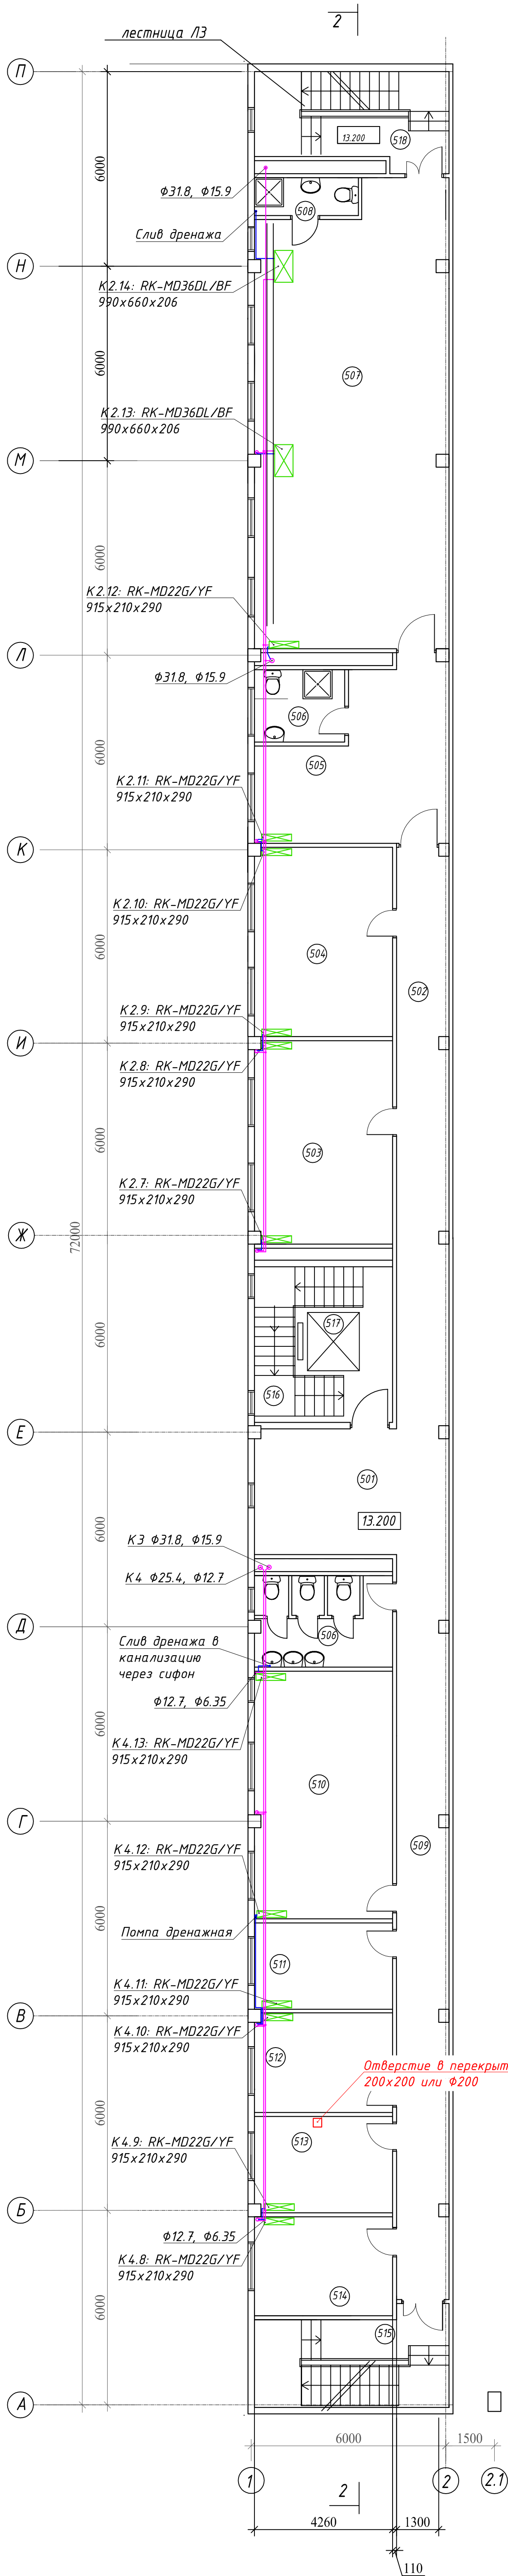

Экспликация помещений 5 этажа

№ п/п	Наименование помещения	площадь кв.м	категория
501	приемная	26,7	
502	коридор	38,3	
503	кабинет	26,1	
504	кабинет	25,4	
505	комната отдыха	12,8	
506	санузел	9,5	
507	кабинет	82,3	
508	санузел	3,7	
509	коридор	32,9	
510	кабинет	31,7	
511	серверная	11,3	
512	серверная	13,0	
513	серверная	12,6	
514	серверная	13,0	
515	лестница №1	17,1	
516	лестница №2	20,5	
517	лифтовая шахта		
518	лестница №3	16,9	
ИТОГО площадь 5-го этажа		398,5	
в том числе:			
кабинеты		200,8	
коридоры, холлы		91,5	
туалеты		20,5	
комната уборочного инвентаря		1,2	
лестничные клетки		54,5	

Примечание:


- предусмотреть люки для сервисного обслуживания помпы размером 200x200;
- слив дренажа в канализацию выполнить через сифон (гидрозатвор);
- место установки внутреннего блока уточнить при монтаже;
- прокладку дренажного трубопровода выполнить с уклоном 0.01;
- фреоновые трассы проложить в изоляции;
- горизонтальные фреоновые магистрали проложить с креплением к стене

Изм. № подл. Подп. и дата. Взам. инв. №

Изм.	Кол.уч.	Лист	№ док.	Подп.	Дата
Разраб.					
Пров.					
Т. контр.					
Н. контр.					
Утв.					

Административно-бытовой комплекс			Стадия	Лист	Листов
План 5-го этажа. Кондиционирование.			РД		
			ООО "СпецКлимат"		

План кровли

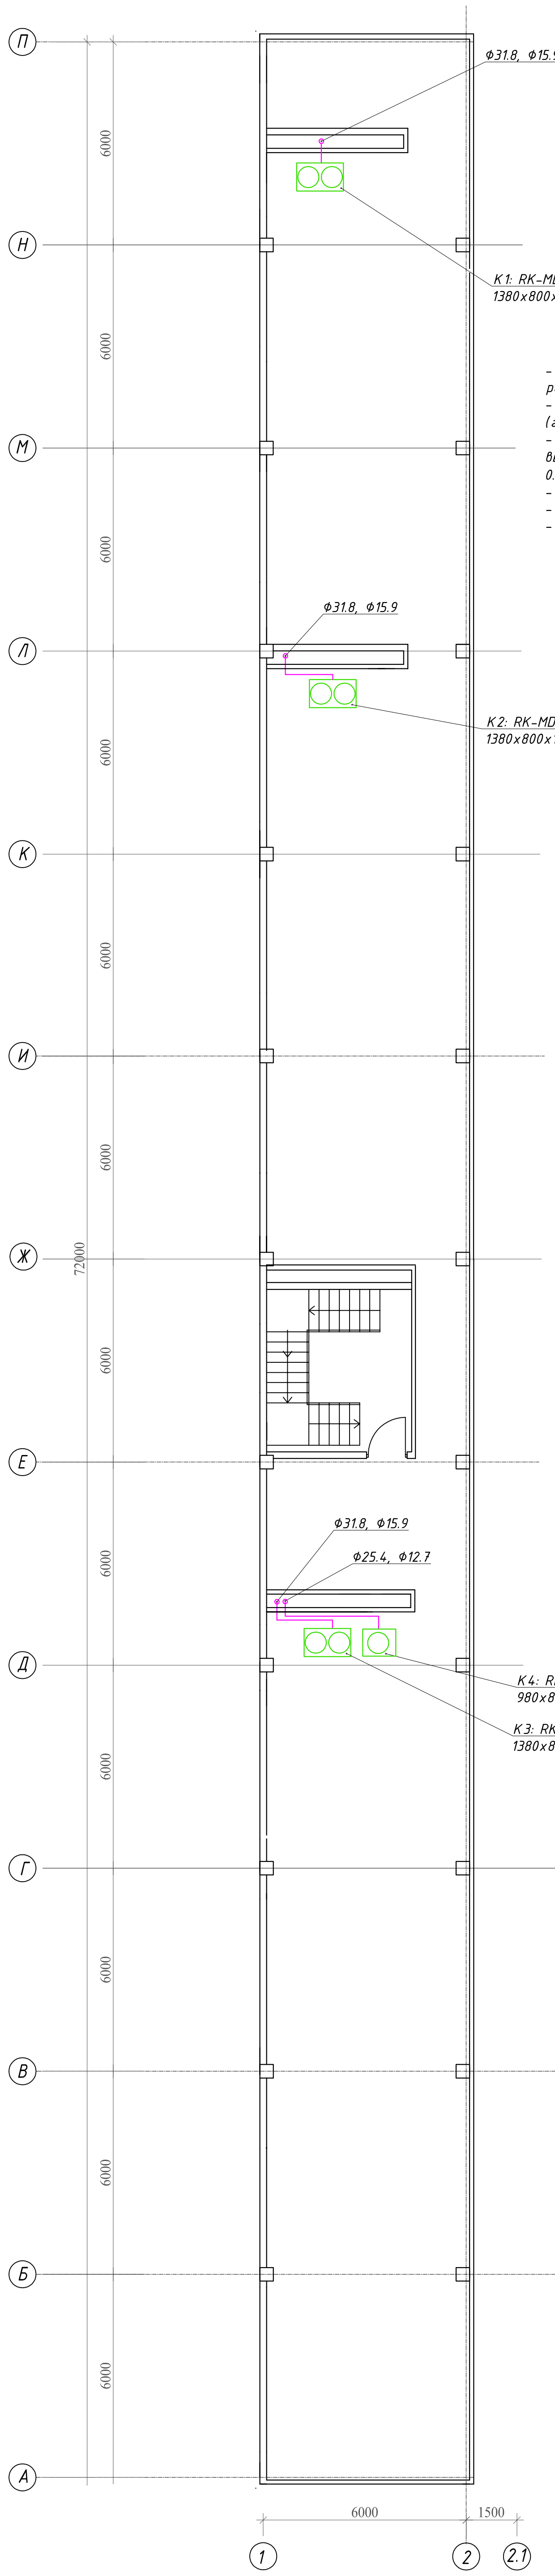

K1: RK-MD400W/SF
1380x800x1630

Примечание:

- предусмотреть люки для сервисного обслуживания помпы размером 200x200;
- слив дренажа в канализацию выполнить через сифон (гидрозатвор);
- крепление трассы от внутренних блоков до внешнего блока выполнить перфолентой по потолку, без провисания (шаг крепления 0.7 - 0.8 м);
- место установки внутреннего блока уточнить при монтаже;
- прокладку дренажного трубопровода выполнить с уклоном 3%;
- фреоновые трассы проложить в изоляции;

K2: RK-MD400W/SF
1380x800x1630

K4: RK-MD335W/SF
980x800x1630

K3: RK-MD450W/SF
1380x800x1630

Изм. № подл. Пош. и дата. Взам. инв. №

Изм.	Кол. уч.	Лист	№ док.	Подп.	Дата
Разраб.					
Пров.					
Т. контр.					
Н. контр.					
Утв.					

Административно-бытовой комплекс			Стадия	Лист	Листов
План кровли. Кондиционирование.			РД		
			ООО "СпецКлимат"		